

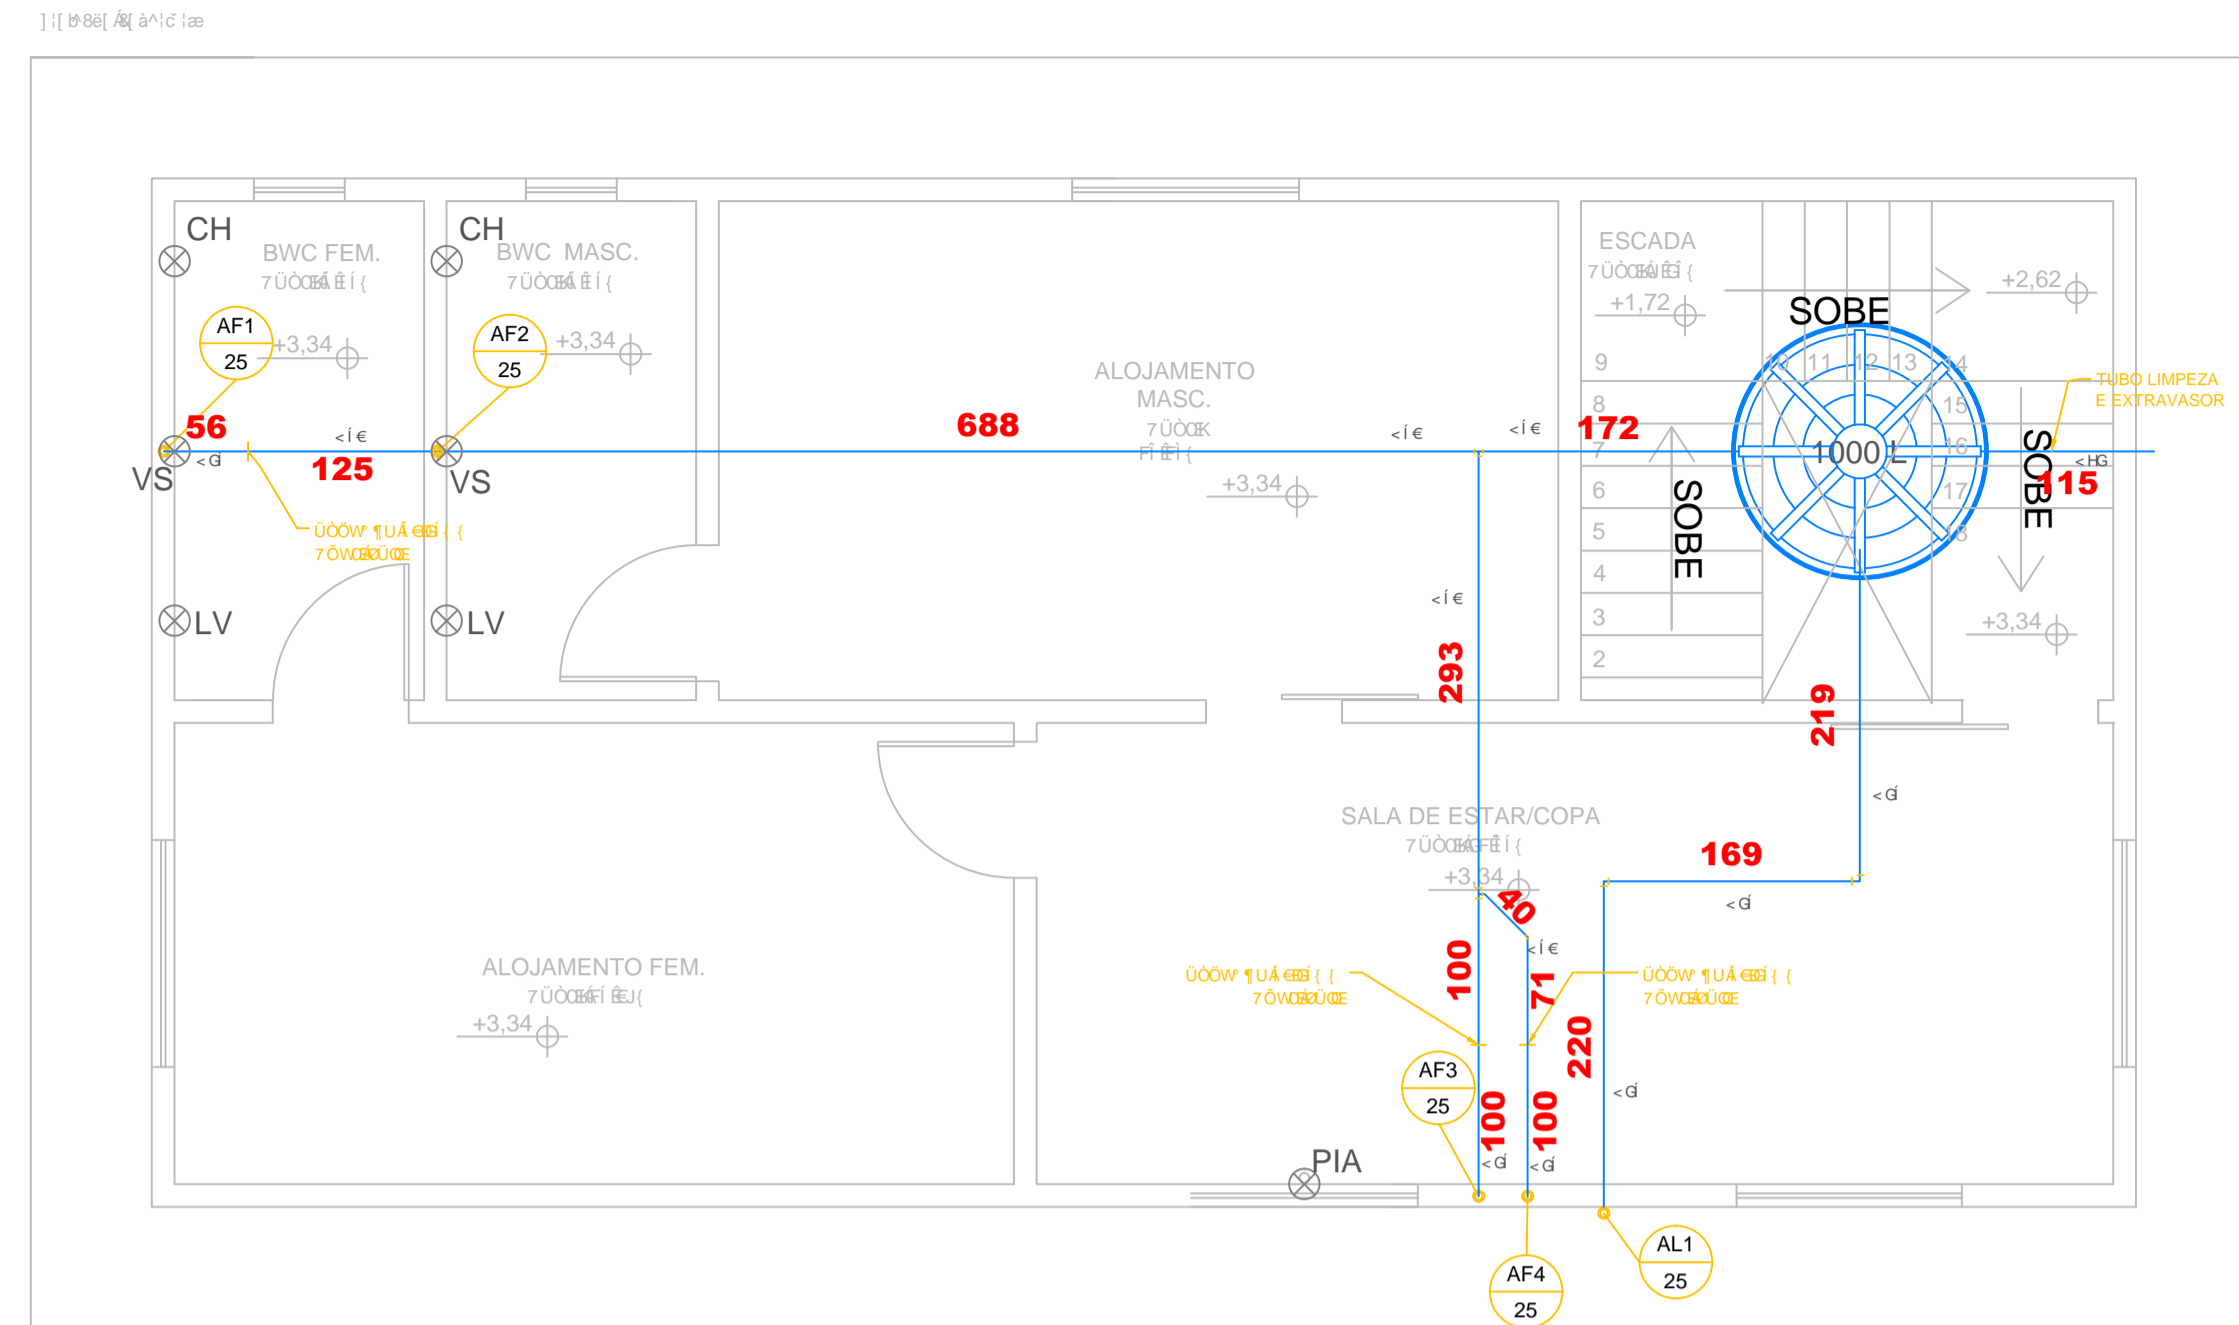



1 PLANTA BAIXA TERREO - BARRILETE
ESCALA 1:50

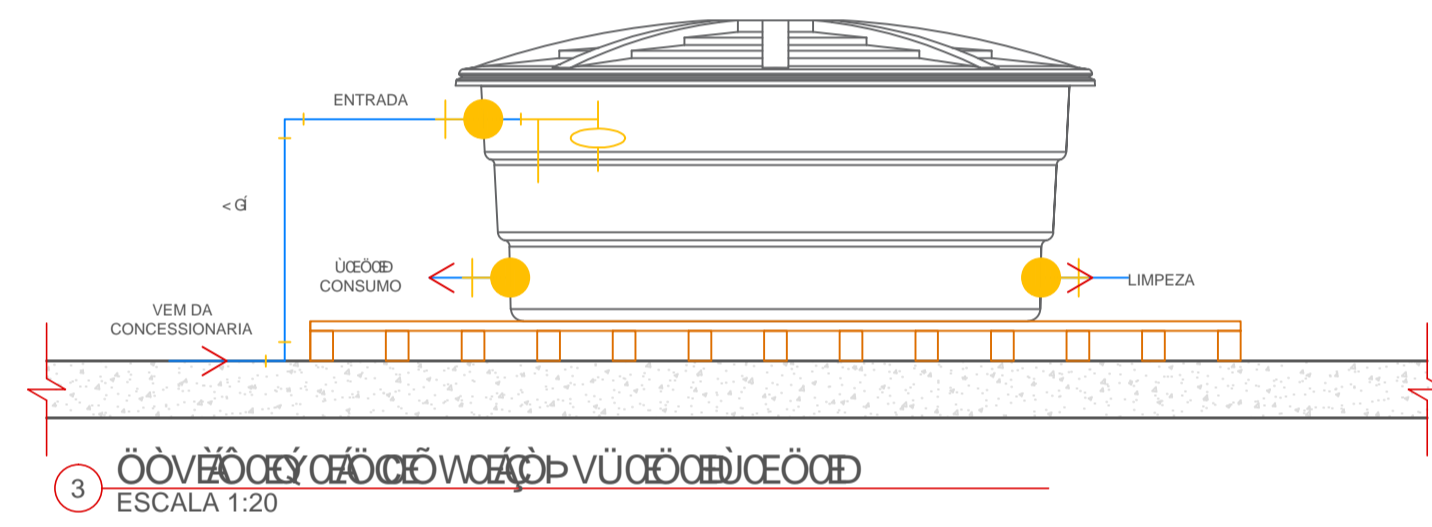

1 PLANTA BAIXA SUPERIOR - BARRILETE
ESCALA 1:50

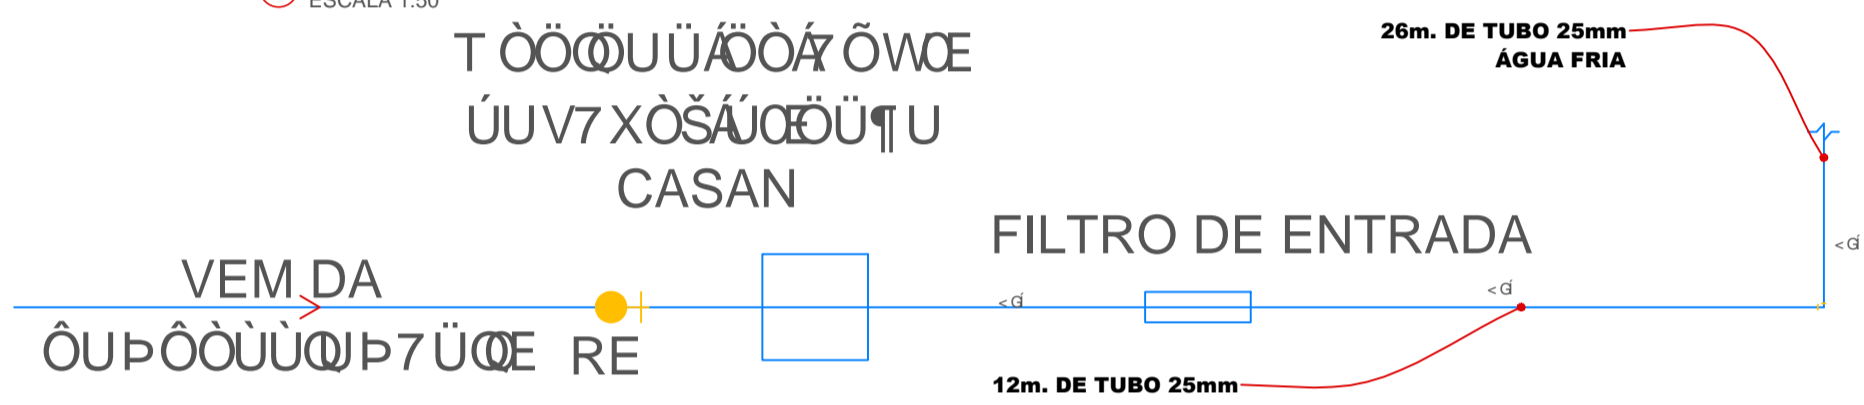

3 DET. CAIXA D'AGUA (BASE/LIMPEZA)
ESCALA 1:20

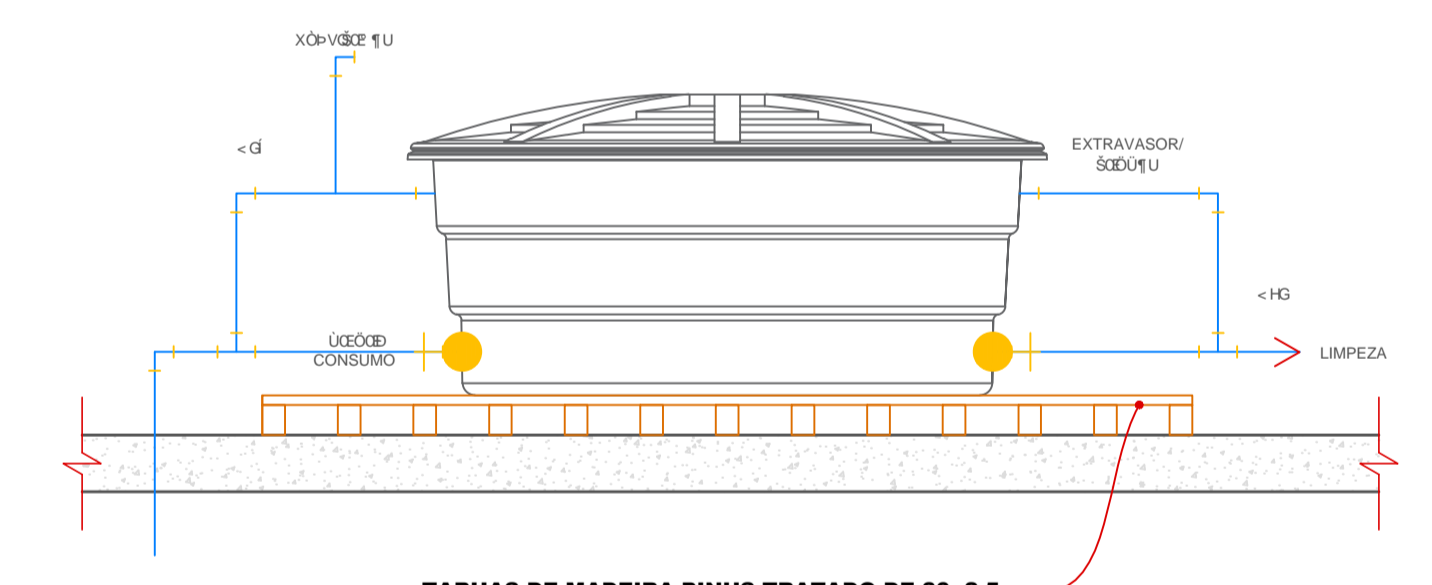

4 DET. CAIXA D'AGUA (BASE/LIMPEZA)
ESCALA 1:25

LEGENDA	
	WATER SUPPLY
	WATER SUPPLY
	WATER SUPPLY
	WATER SUPPLY
	WATER SUPPLY
VS	VASO SANITARIO
LV	SINK
MIC	TOILET
CH	CHUVEIRO
AF	AGUA FRIA
	DOOR
	REGISTER OF DRAWER (RG)
	REGISTER OF SPHERE (RE)
	PONTO DE CONSUMO

Banheiro

- Torneira saindo da bancada: 0,50m a 0,60m do piso.
- Torneira saindo da parede: 1,10 a 1,20m do piso.
- Chuveiro: 2,10 a 2,30m do piso.
- Registro para chuveiro: 1,30m do piso.
- Vaso sanitário de caixa acoplada: 0,20m do piso e 0,15m deslocado do eixo do vaso.
- Válvula de descarga para vaso sanitário simples: 1,10m do piso.
- Caixa de descarga para vaso sanitário: 2,00 a 2,20m do piso.
- Válvula de descarga para vaso sanitário simples: 1,10m do piso.
- Caixa de descarga para vaso sanitário: 2,00 a 2,20m do piso.
- Banheira: 0,50m do piso. Registro para banheira: 0,75m do piso.
- Ducha higiênica: 0,50 a 0,55m do piso e 0,35m deslocado do eixo do vaso.


Cozinha

- Torneira saindo da bancada: 0,50m a 0,60m do piso.
- Torneira saindo da parede: 1,10m a 1,20m do piso.
- Filtro de água: 1,80m do piso.
- Máquina de lavar louça: 0,85m do piso.

Área de Serviço








- Tanque de área de serviço: 1,10m a 1,20m do piso.
- Máquina de lavar roupa: 0,60m do piso.

Atenção: é muito bom evitar pias em alturas irregulares, pois elas podem causar graves dores nas costas e lombares - claro que lembrando sempre a importância de adaptações específicas conforme a altura média dos moradores.

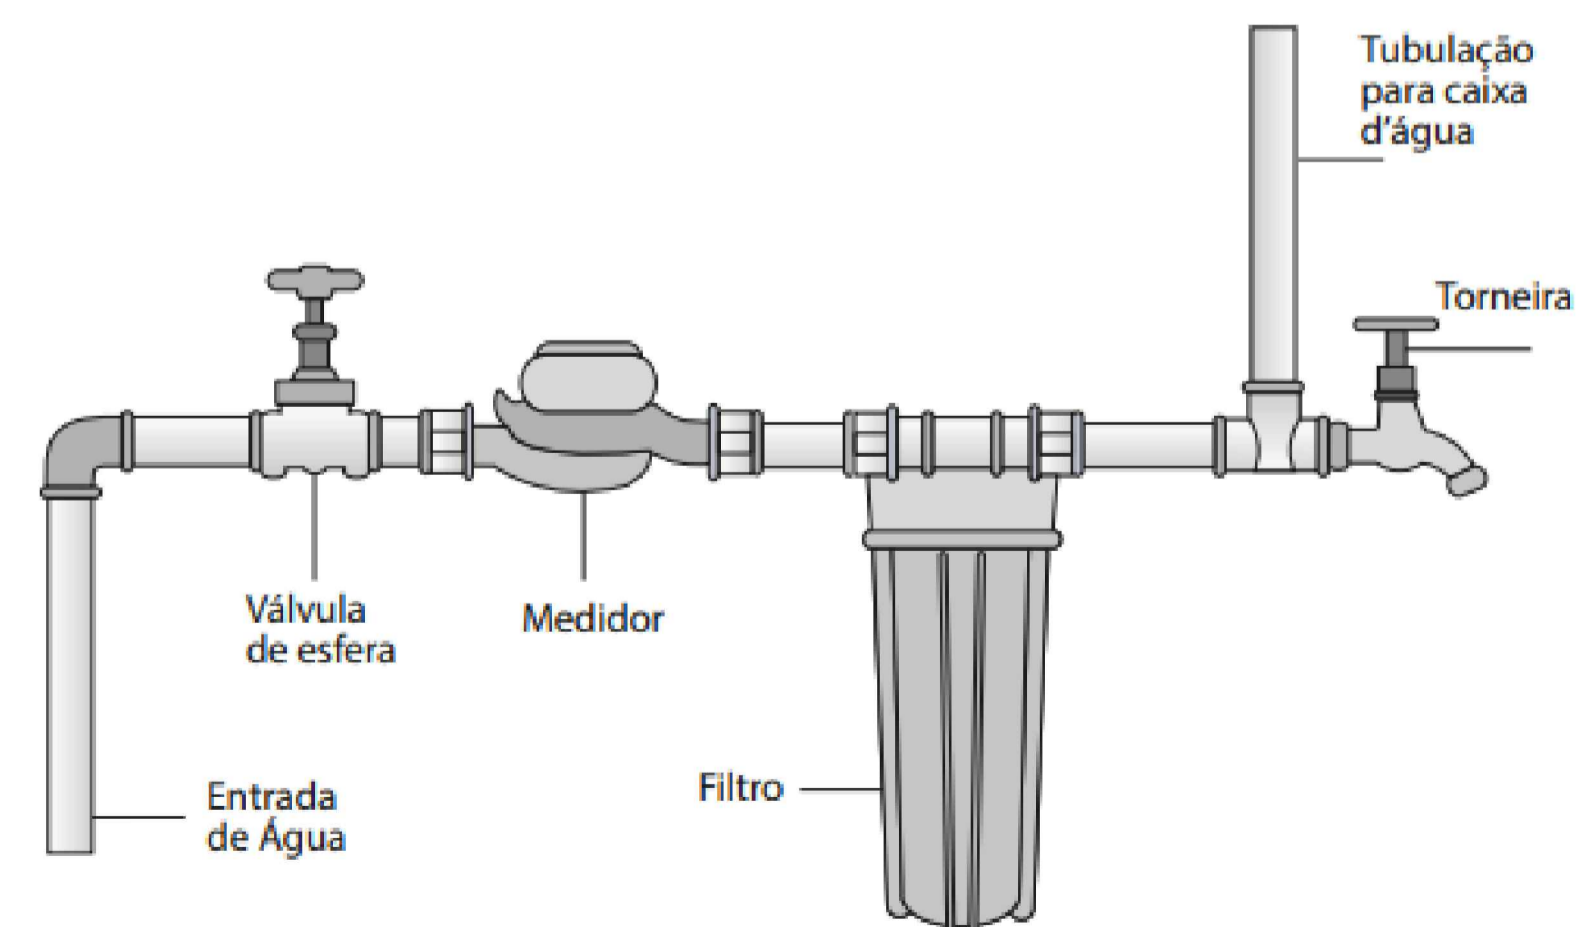

JAIMÉ JUNIOR FERENS ENGENHEIRO CIVIL CREA/SC 204919-0	CPF/CNPJ: 83.102.764/0001-15
ASSINATURA:	ASSINATURA:

	SAMU 192 BASE DESCENTRALIZADA COM HELIPONTO
PROJETO:	PLANTAS BAIXAS E DETALHAMENTOS
DATA:	11/03/2024
ESCALA:	INDICADA
FOLHA:	EST. 01/02

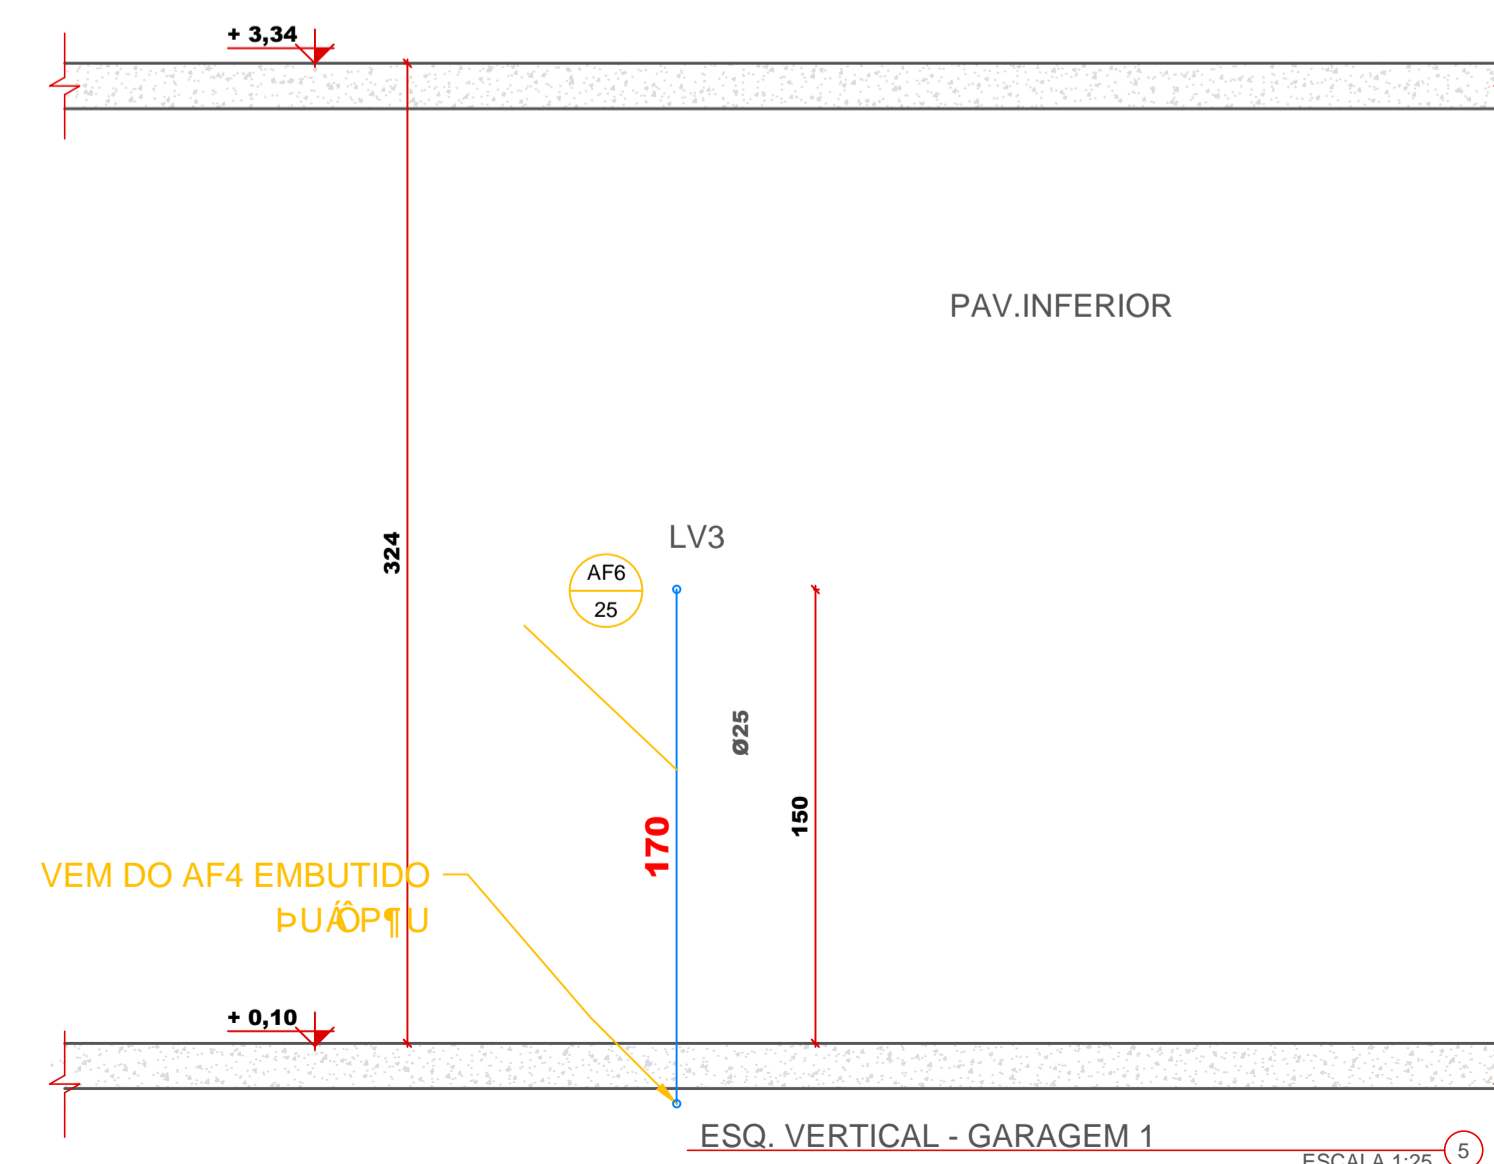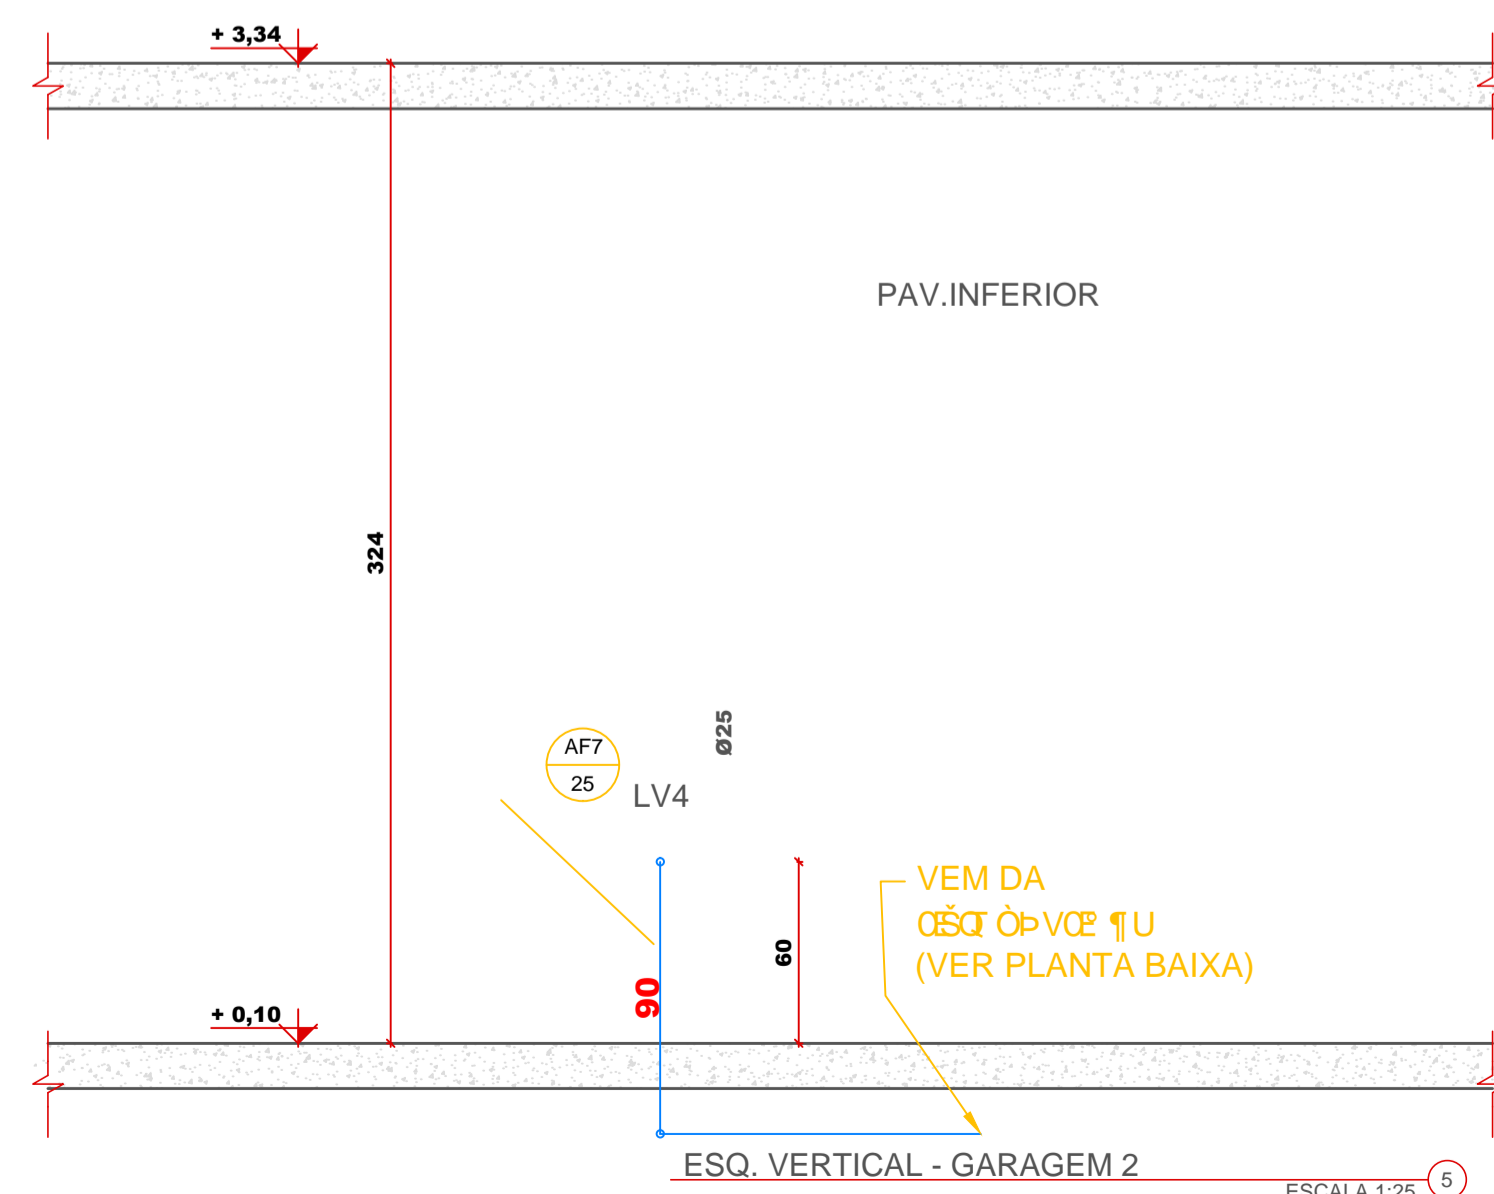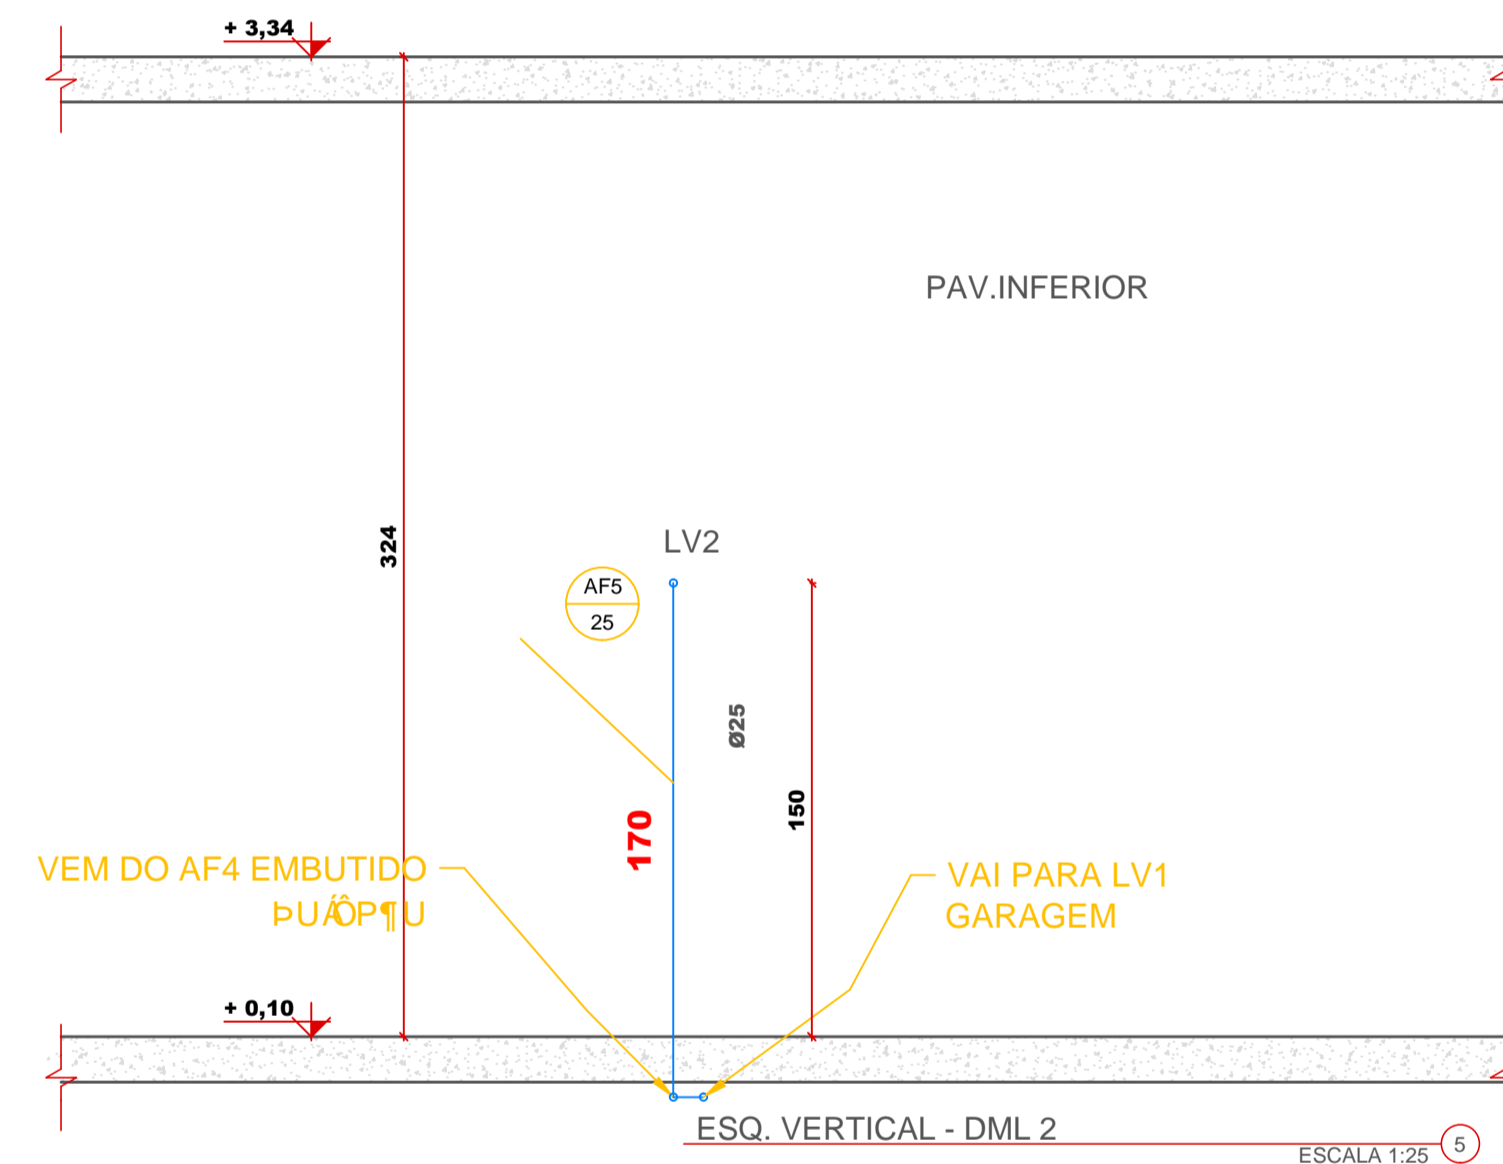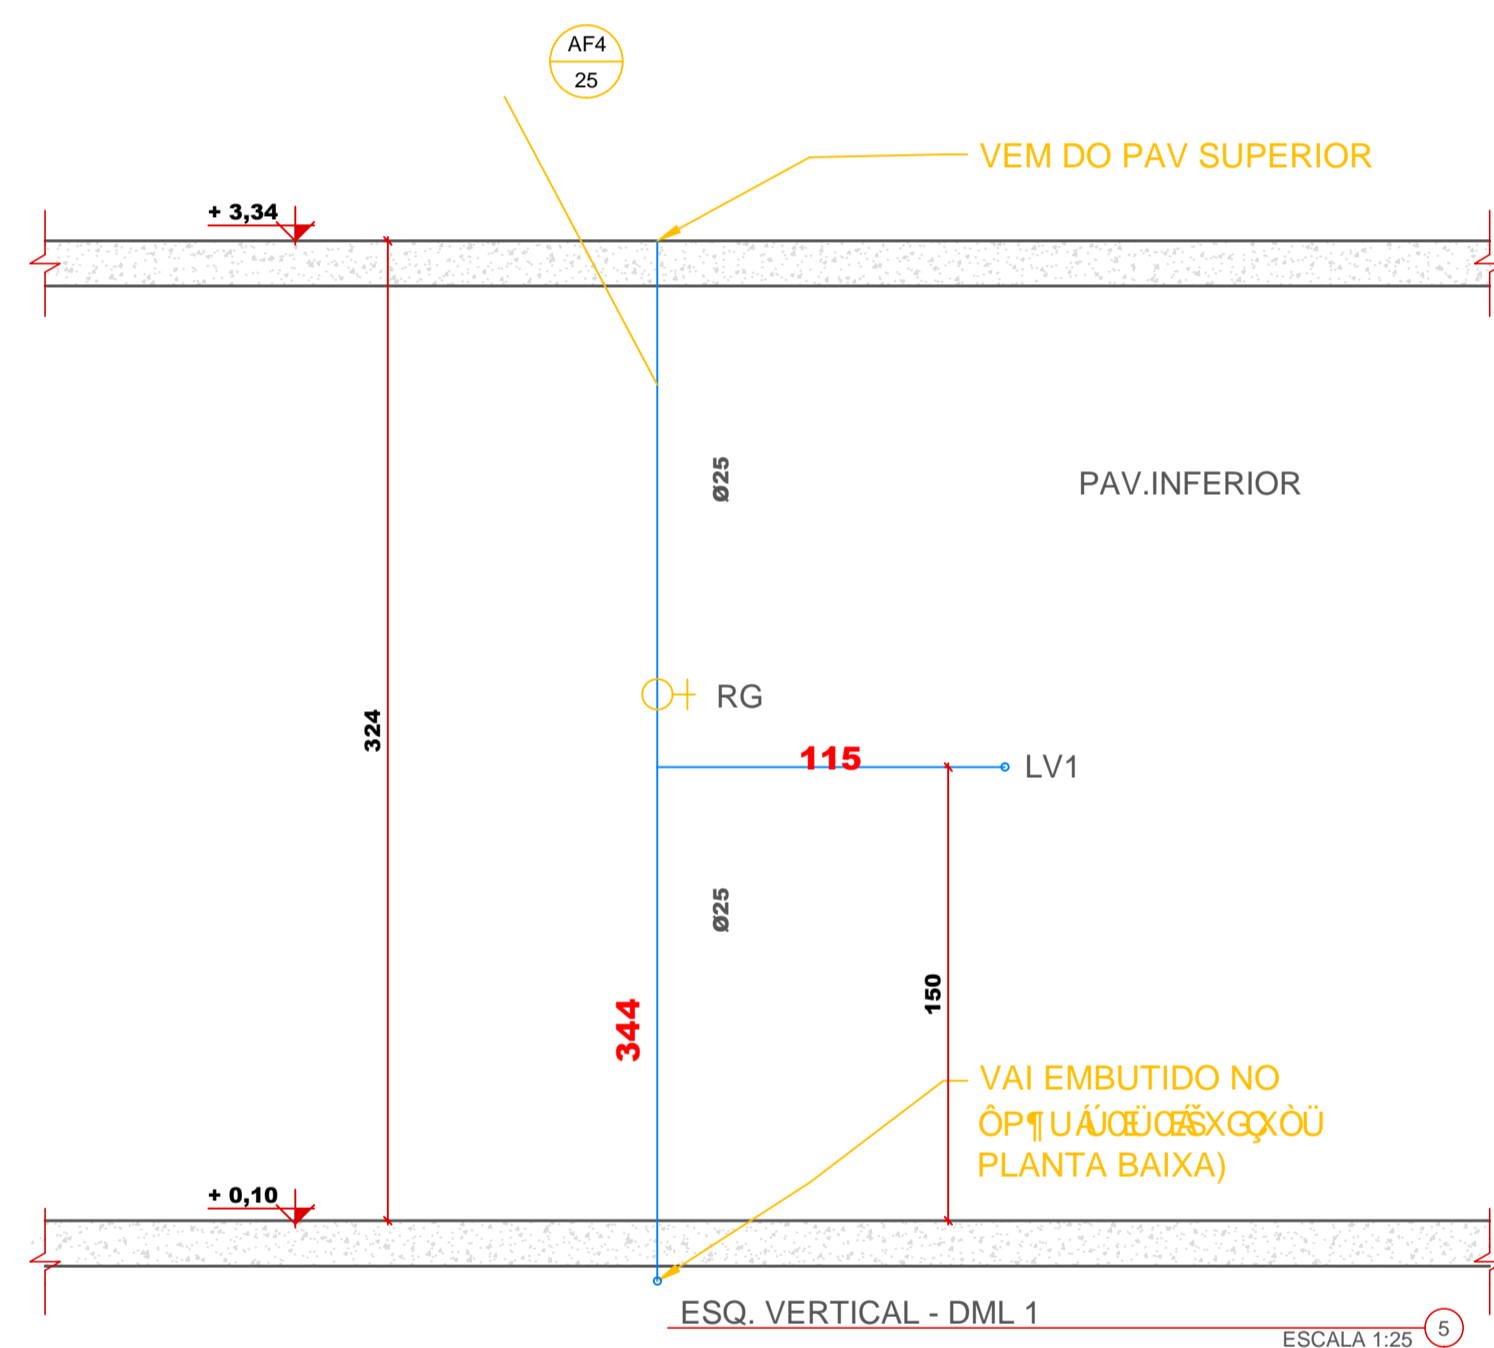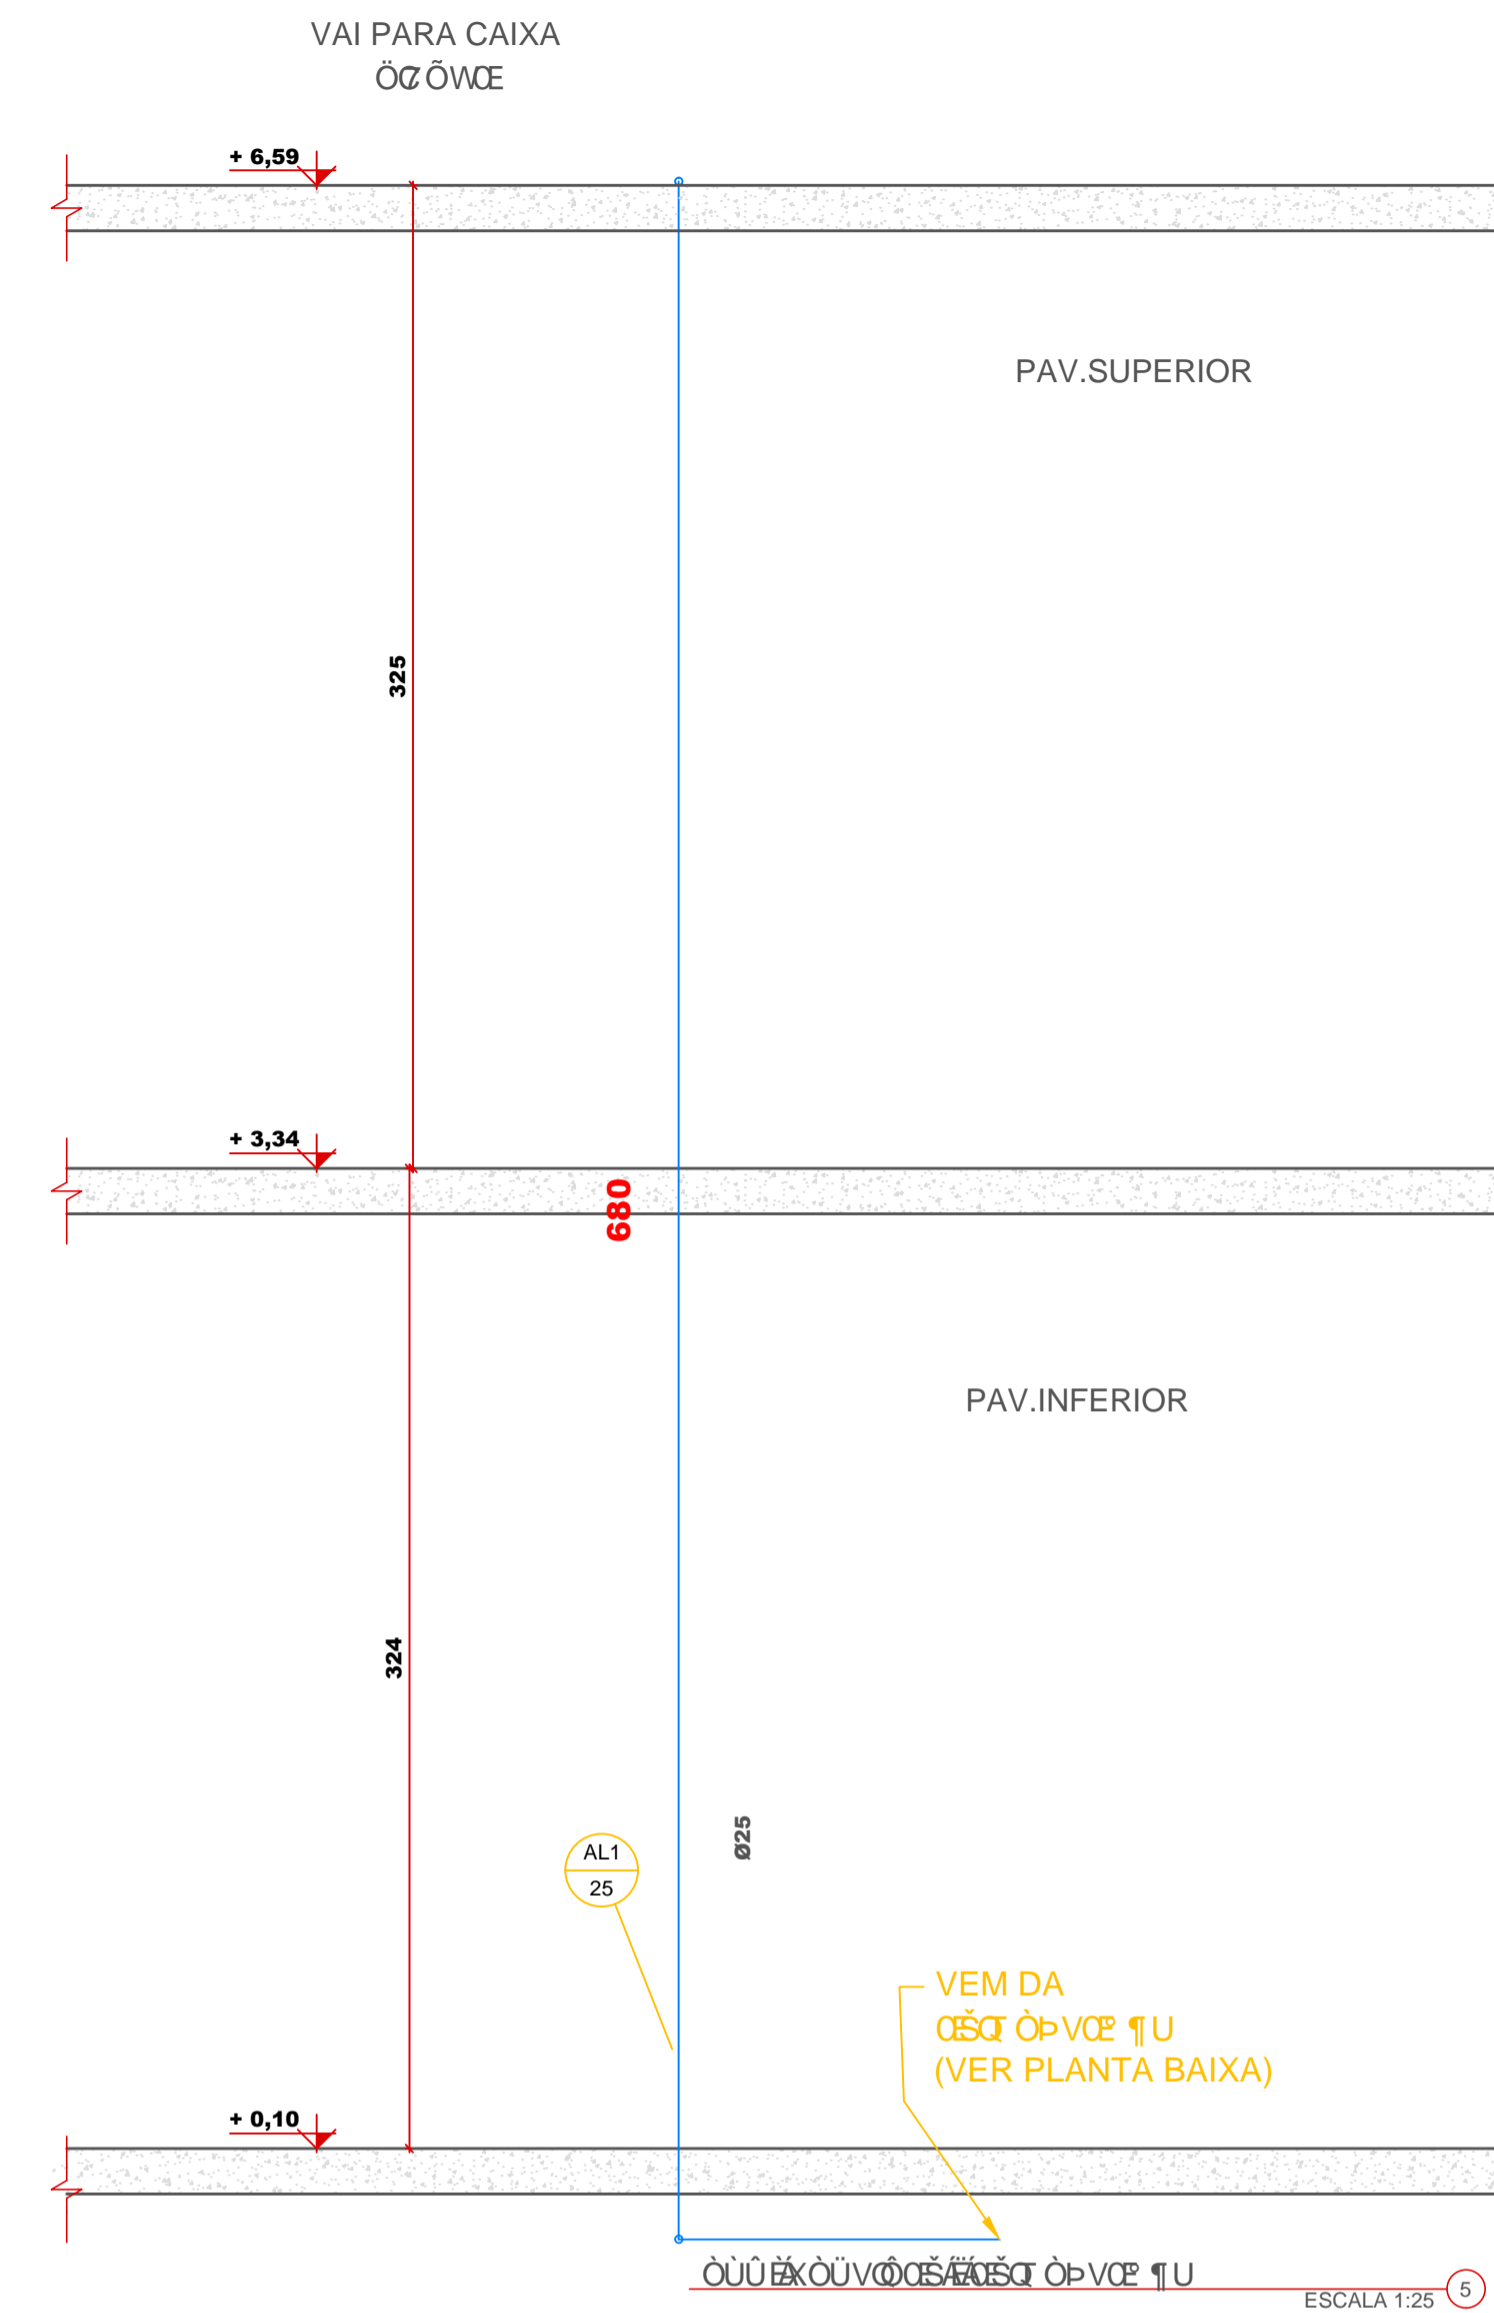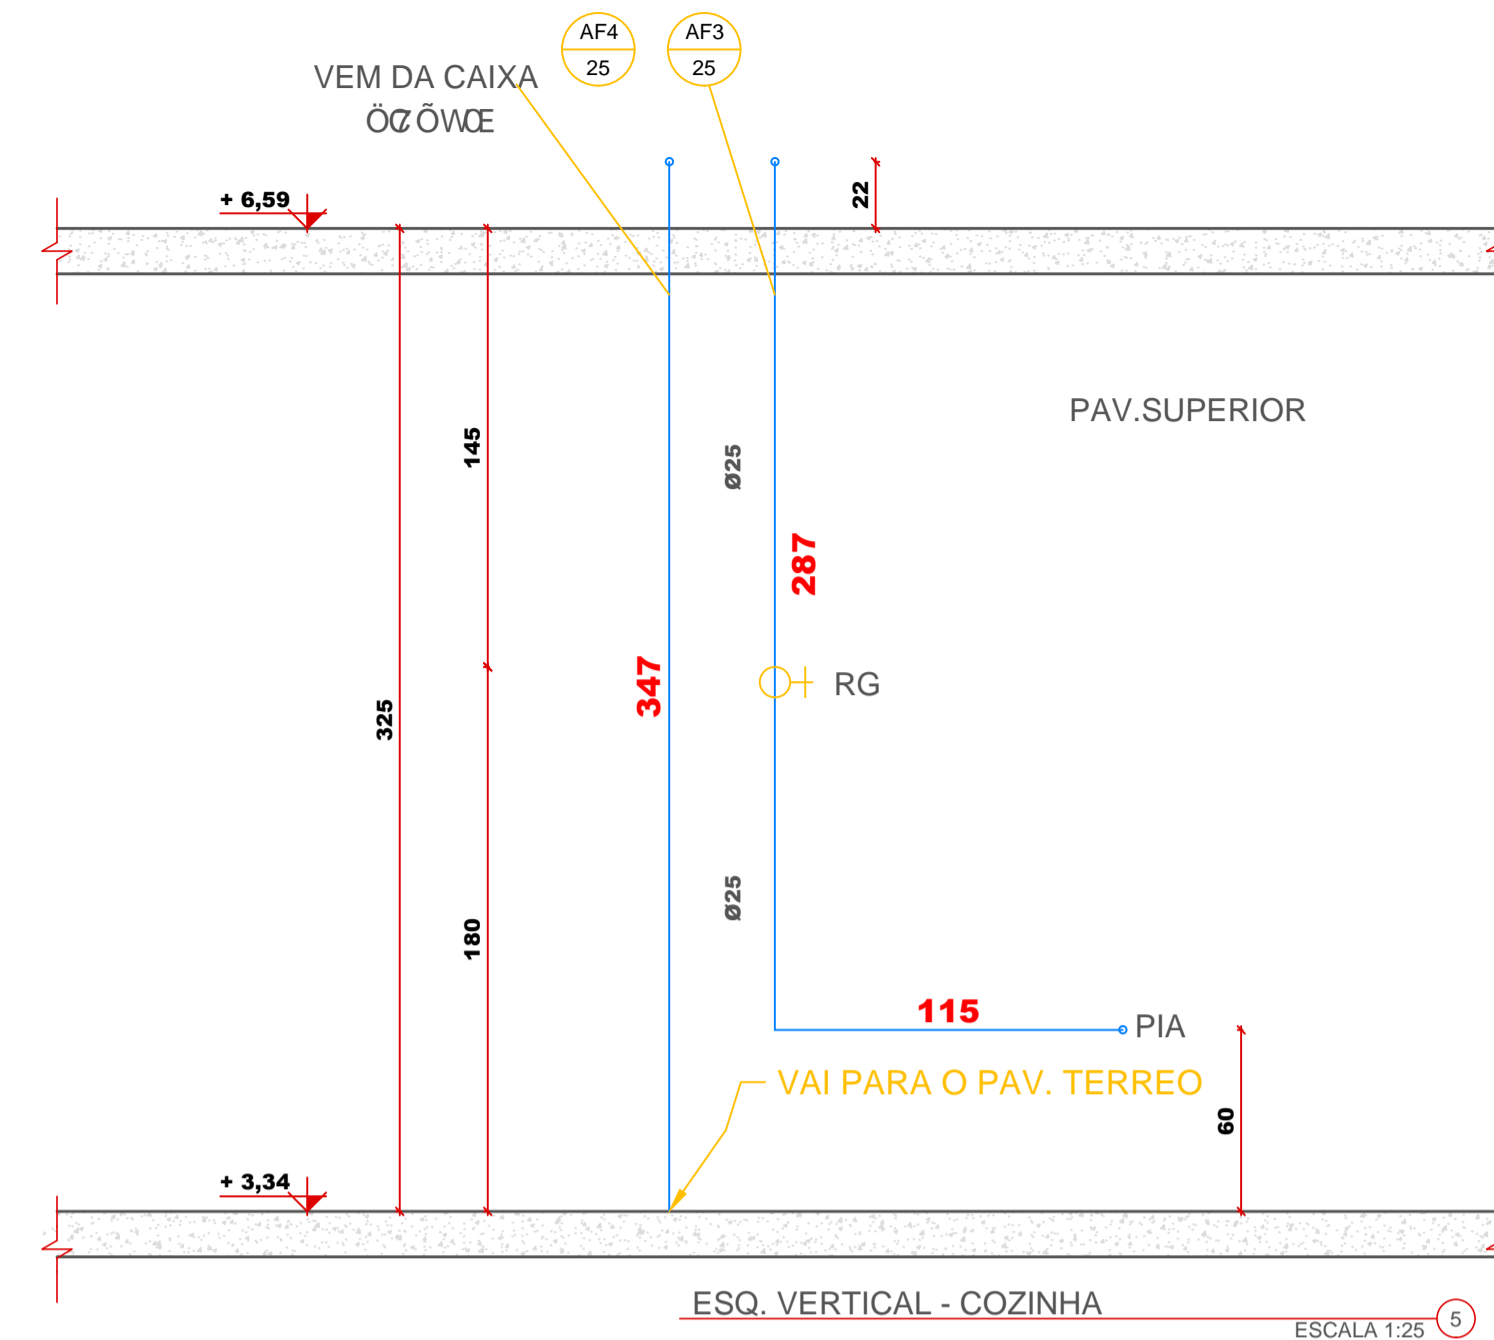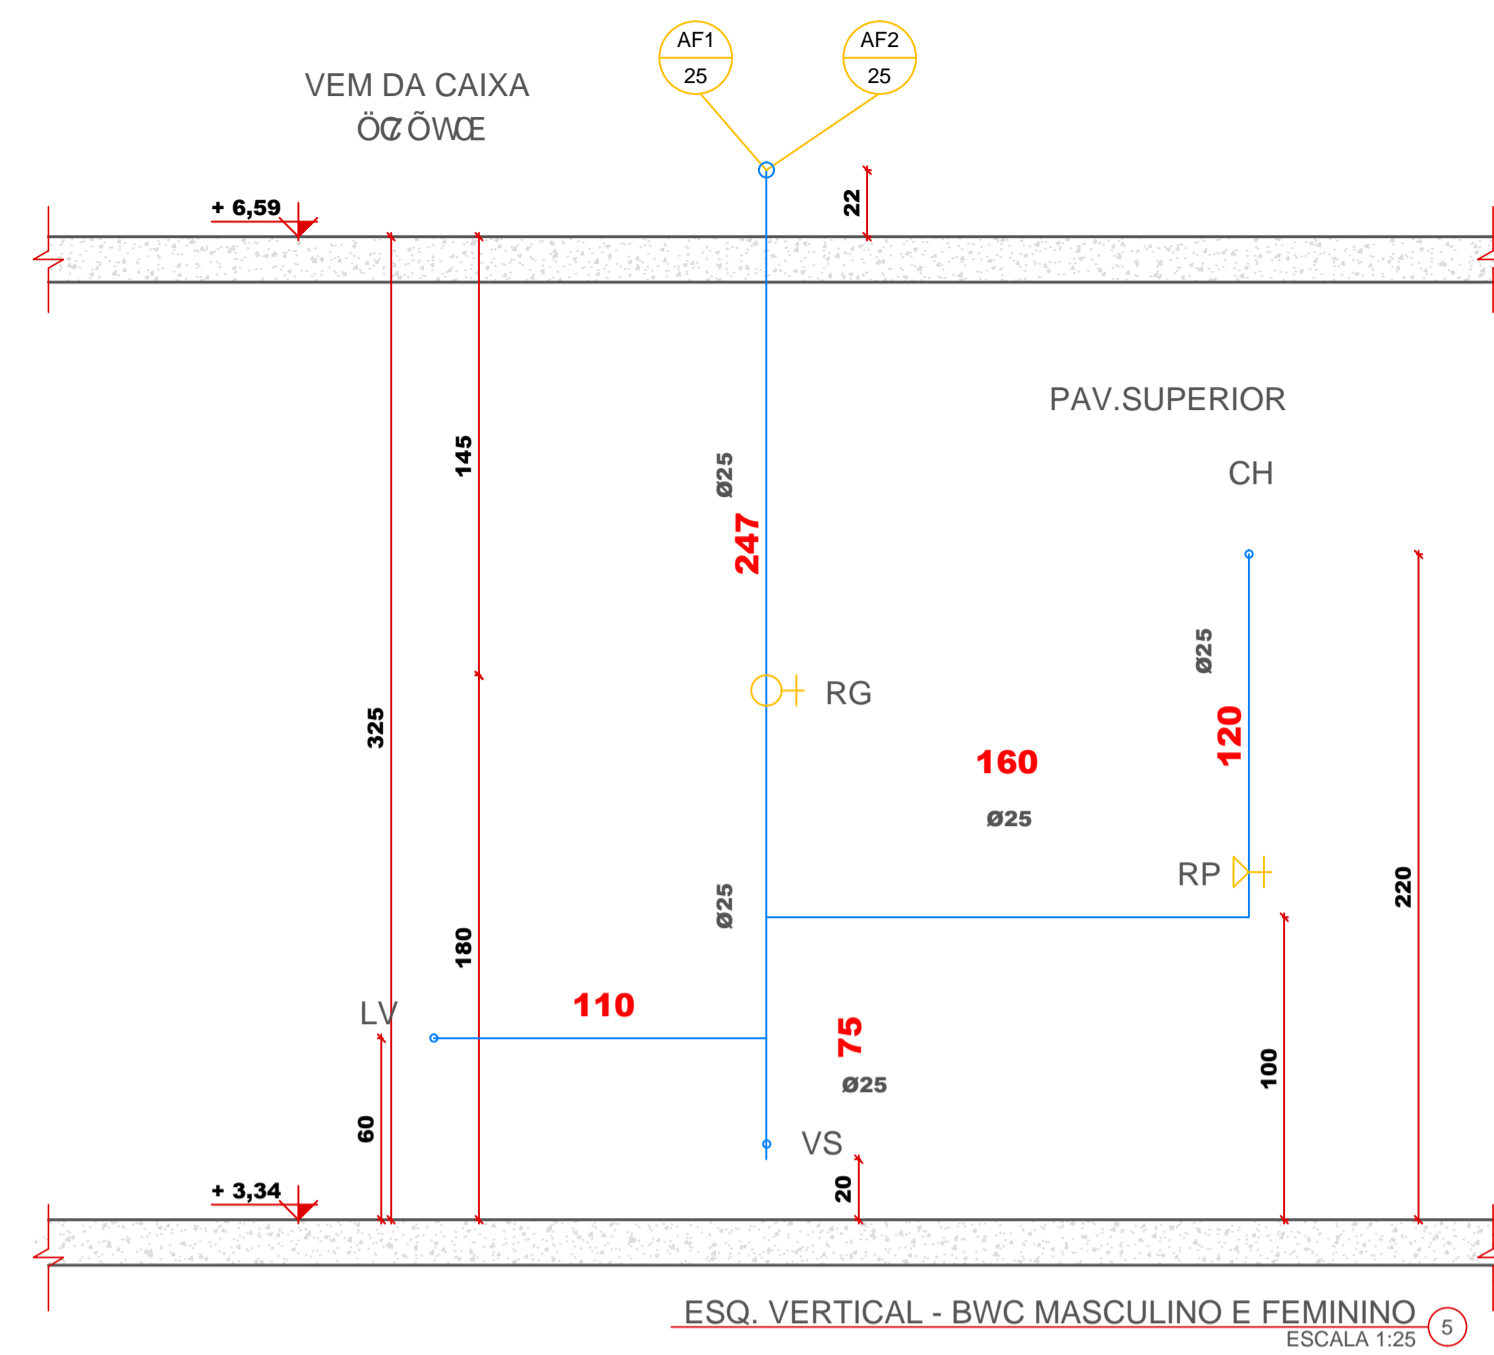

LEGENDA	
	WÓNSCE 1U ΔÓÁ ÓWÉÓÚÓΕ
	WÓNSCE 1U ΔÓÁ ÓWÉÓÚÓΕ Π
	WÓNSCE 1U ΔÓÁ ÓÚÓÚ
	WÓNSCE 1U ΔÓÁ ÓVCE 1U
	WÓNSCE 1U ΔÓÁ ÓWÉÓÚÓΕ
VS	VASO SANITARIO
LV	ΣΑΚΕ/3 ÚΩ
MIC	T ÓV3 ÚΩ
CH	CHUVEIRO
AF	AGUA FRIA
	ÚÓÓWVU ΔÓÚÓÚÓÚU ΔÚ
	REGISTRO DE GAVETA (RG)
	REGISTRO DE ESFERA (RE)
	PONTO DE CONSUMO

ΟΔΟΥΠΟΥΧΟΪ ΔΕΔΟΥΚ JAIMÉ JUNIOR FERENS V. W. 01.000.000/0001-05 ENGENHEIRO CIVIL ASSINATURA:	ΟΔΟΥΠΟΥΧΟΪ ΔΕΔΟΥΚ ΥΠΟΧΡΩΜΩΣΤΗ ΠΕΦΩΣΕΔΩΑ/Τ ΟΪ ΟΔΟΥΠΟΥΧΟΪ ΔΕΔΟΥΚ ΟΔΟΥΠΟΥΧΟΪ ΔΕΔΟΥΚ ASSINATURA:
ΟΔΟΥΠΟΥΧΟΪ ΔΕΔΟΥΚ SAMU 192 BASE DESCENTRALIZADA COM HELIPONTO ΟΔΟΥΠΟΥΧΟΪ ΔΕΔΟΥΚ ΟΔΟΥΠΟΥΧΟΪ ΔΕΔΟΥΚ PROJETO:	ΟΔΟΥΠΟΥΧΟΪ ΔΕΔΟΥΚ ΥΠΟΥΡΟΥΧΟΪ ΔΕΔΟΥΚ DETALHAMENTOS ΟΔΟΥΠΟΥΧΟΪ ΔΕΔΟΥΚ ALVENARIA ΟΔΟΥΠΟΥΧΟΪ ΔΕΔΟΥΚ DATA:
ΟΔΟΥΠΟΥΧΟΪ ΔΕΔΟΥΚ ΟΔΟΥΠΟΥΧΟΪ ΔΕΔΟΥΚ ΟΔΟΥΠΟΥΧΟΪ ΔΕΔΟΥΚ DATA:	ΟΔΟΥΠΟΥΧΟΪ ΔΕΔΟΥΚ ΟΔΟΥΠΟΥΧΟΪ ΔΕΔΟΥΚ ΟΔΟΥΠΟΥΧΟΪ ΔΕΔΟΥΚ DATA:

05/03/2024 05/03/2024 05/03/2024 05/03/2024

EST. 02/02